


Dnia 4.06.2022 r. uzgodniono z MPGR Sp. z o.o. ZAKŁAD WOD-KAN projekt Nr. .... z następującymi uwagami/bez uwag

**KIEROWNIK**  
*[Signature]*  
 mgr inż. Kadosław Katusz  
 Zakładu Wodociągów i Kanalizacji

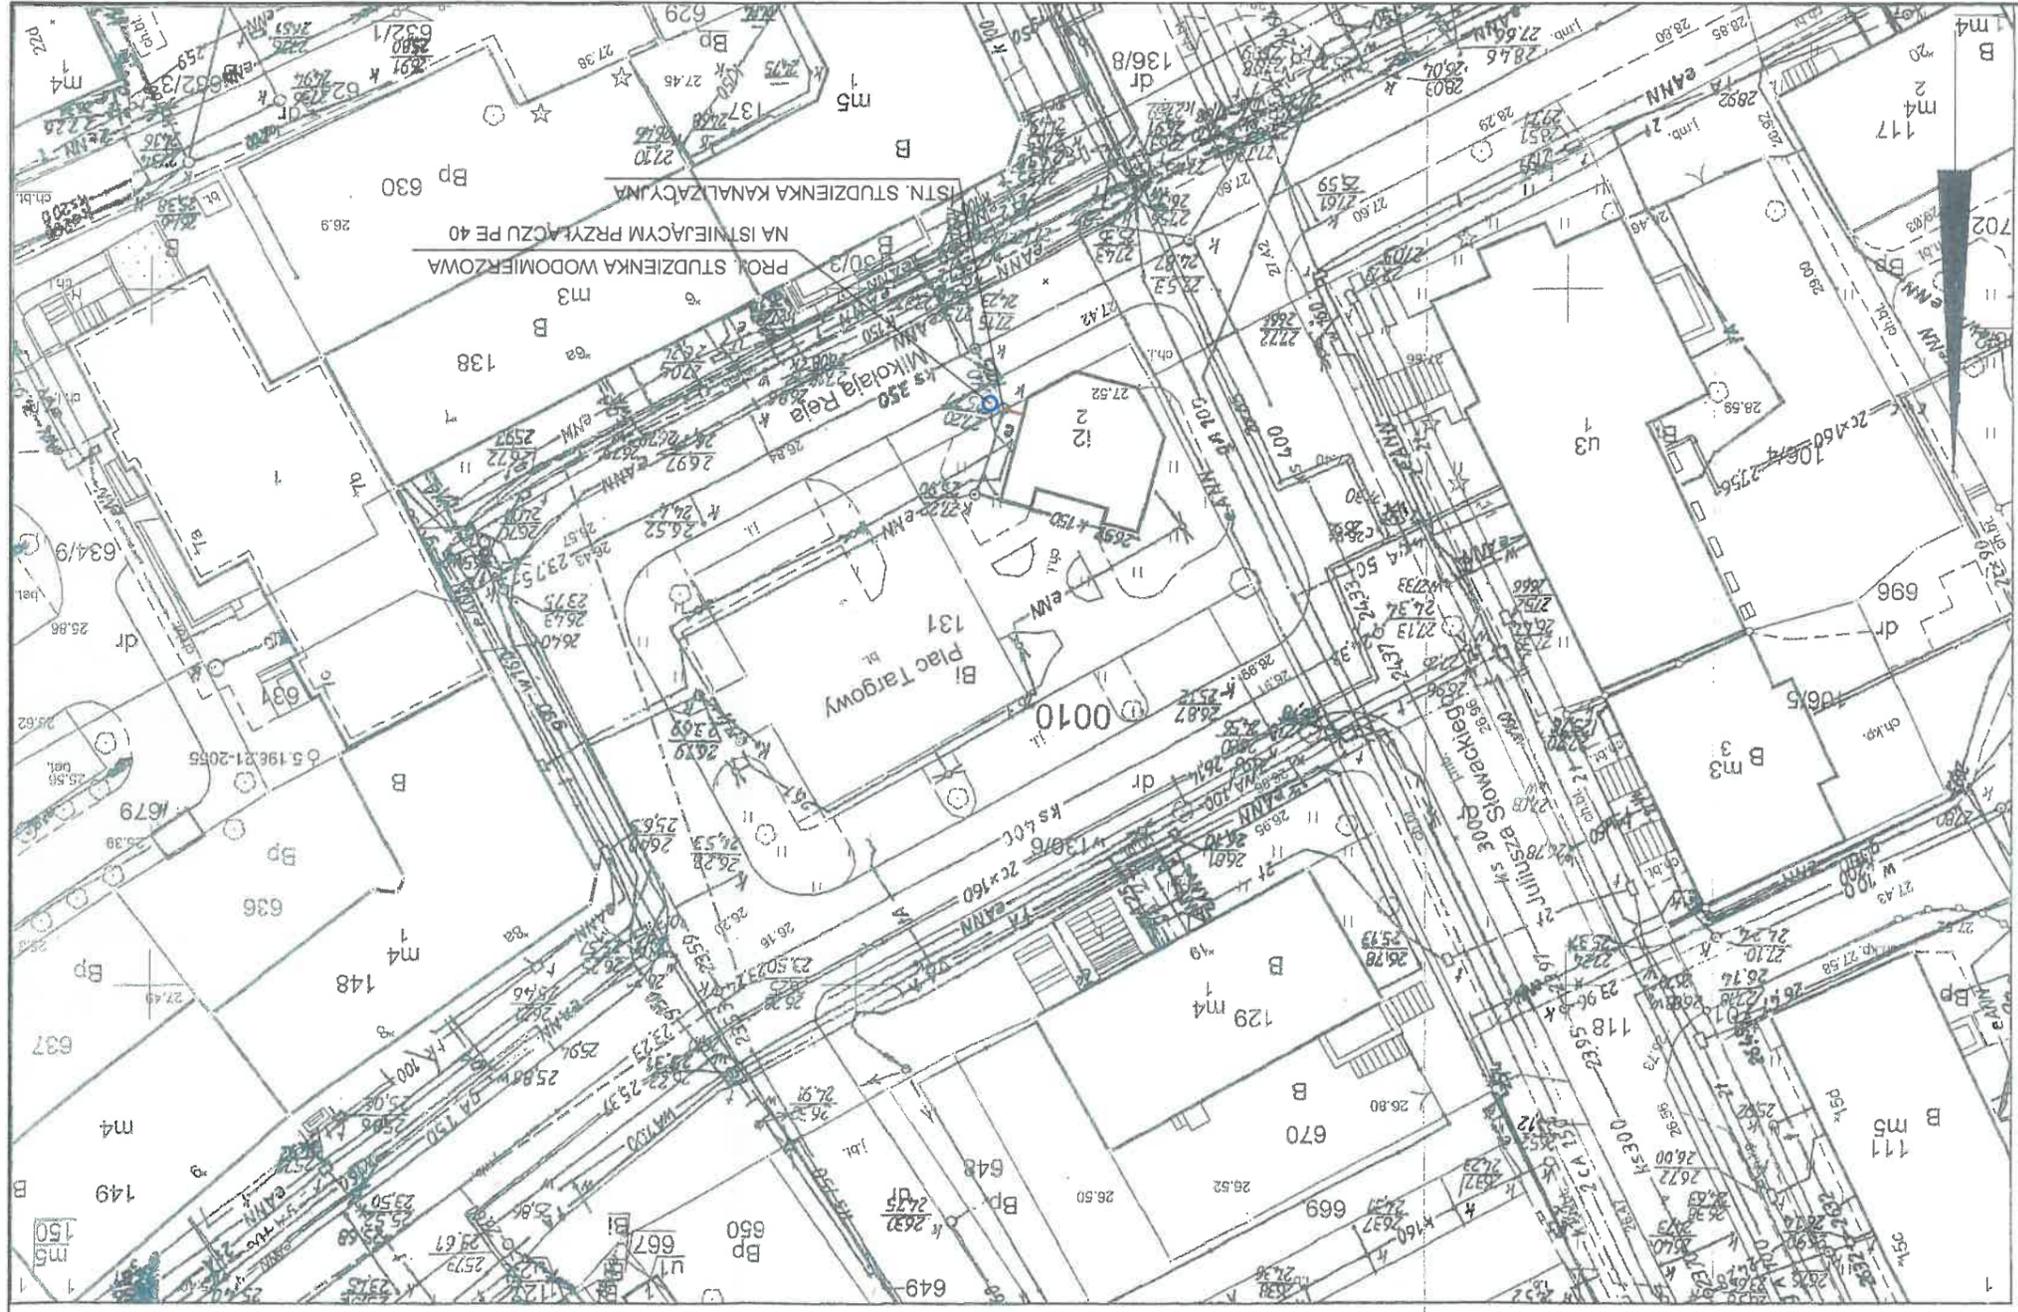

Skala 1:500

Gmina - Miasto Stargard Zarząd Usług Komunalnych w Stargardzie ul. Pierwszej Brygady 35 73-110 Stargard Biuro Projektów Art-Projekt Sp. z o.o. ul. Partyzantów 5; 73 - 110 Stargard tel. 91 577 62 97; www.art-projekt.com.pl	
<b>ART PROJEKT</b> Technologia Projektowa	
temat: Remont szaletu miejskiego Adres: DZIAŁKA GEOD. 131 OBRĘB 10 STARGARD, PLAC TARGOWY, 73-110 STARGARD Stadium: PROJEKT TECHNICZNY Branża: SANITARNA Nr projektu: 1:500 Data: 05.2022	
Opisowat:	mgr inż. Maja Mysłorek
Branża sanitarna:	mgr inż. Anna Banasik
Projektował:	mgr inż. Karolina Okon
Sprawdził:	mgr inż. Karolina Okon
Branża sanitarna: uprawnienia do projektowania bez ograniczeń w specjalności mechanicycznej, gazowych, wod.-kan. i inż. ZAP/0150/B9/17 Podpis: <i>[Signature]</i>	
Branża sanitarna: uprawnienia do projektowania i kierowania robotami budowlanymi bez ograniczeń w specjalności instalacyjnej w zakresie sieci, instalacji i urządzeń cieplnych, wentylacyjnych, gazowych, wod.-kan. i inż. ZAP/0131/PW/09/04 Podpis: <i>[Signature]</i>	
Rysunek Nr: PT-S-01 Należy dokumentacja aut. zadań [jeżeli dotyczy] nie może być powielana ani rozpowszechniana za pomocą urządzeń elektronicznych, mechanicznych, kopiujących, nagrywających i innych bez pisemnej zgody właściciela praw autorskich. Biuro Projektów Art-Projekt Sp. z o.o.	